


Projekt – łazienka II piętro 1:50
schemat instalacji elektrycznych

WC – kompakt
h=głazury 15 cm ponad drzwi
(215 cm), wzór płytek uzgodnić z Użytkownikiem
WZ – wentylator zbiorczy z 7 króćcami



✱ – natrysk – istn. i projektowany

Projektowane obwody zasilic z instalacji istniejącej.
Gniazda – hermetyczne.
Włącznik kinkietu L2 – hermetyczny.
Przewody prowadzone w tynku

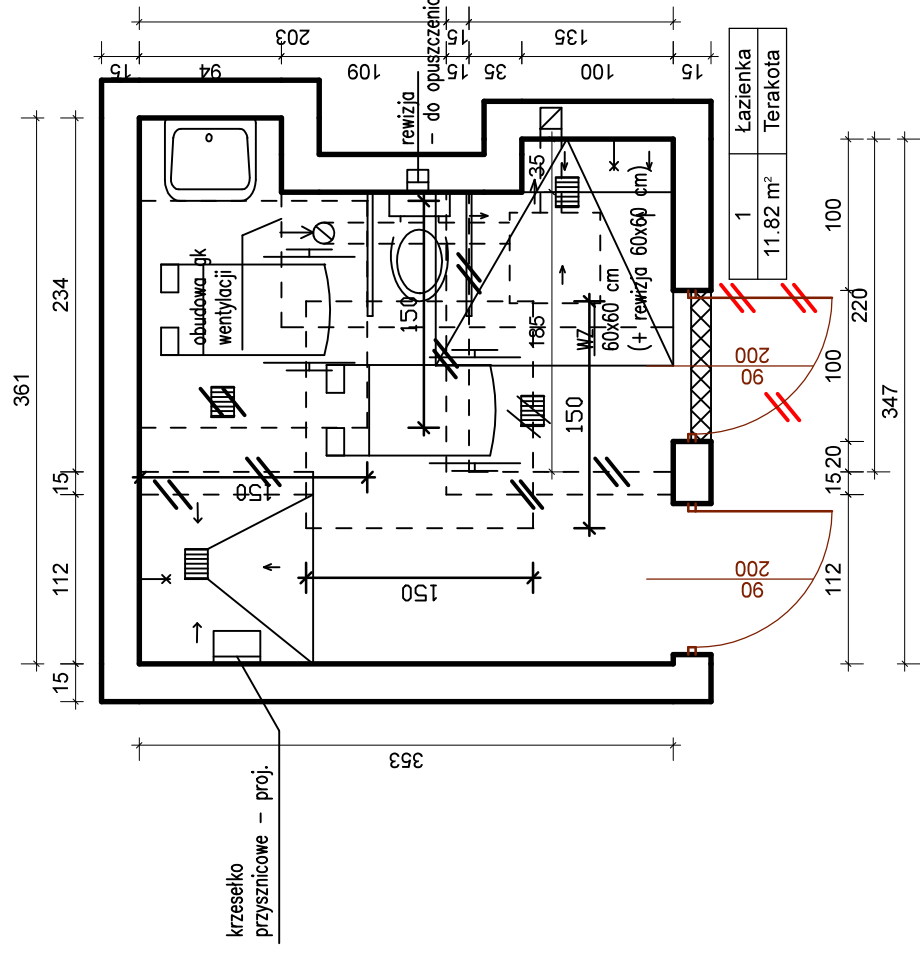

Projekt – łazienka II piętro 1:50

WC – kompakt
h=głazury 15 cm ponad drzwi
(215 cm), wzór płytek uzgodnić z Użytkownikiem
WZ – wentylator zbiorczy z 7 króćcami



✱ – natrysk – istn. i projektowany

Remont i przystosowanie WC dla potrzeb osób niepełnosprawnych w budynku przy ul. Zbożowej 22A w Lublinie dla potrzeb Zespołu Ośrodków Wsparcia w Lublinie
Inwestor: Gmina Lublin - Zespół Ośrodków Wsparcia, ul. Lwowska 28, 20-128 Lublin

Oprac.: inż. Albert Dragan
upr. LUB/0171/PWOS/05

08.2021 r.

Pomieszczenia sanitarne - Ilp

Skala 1:50

Rys. Nr 01