


RZUT PIWNIC 1:50

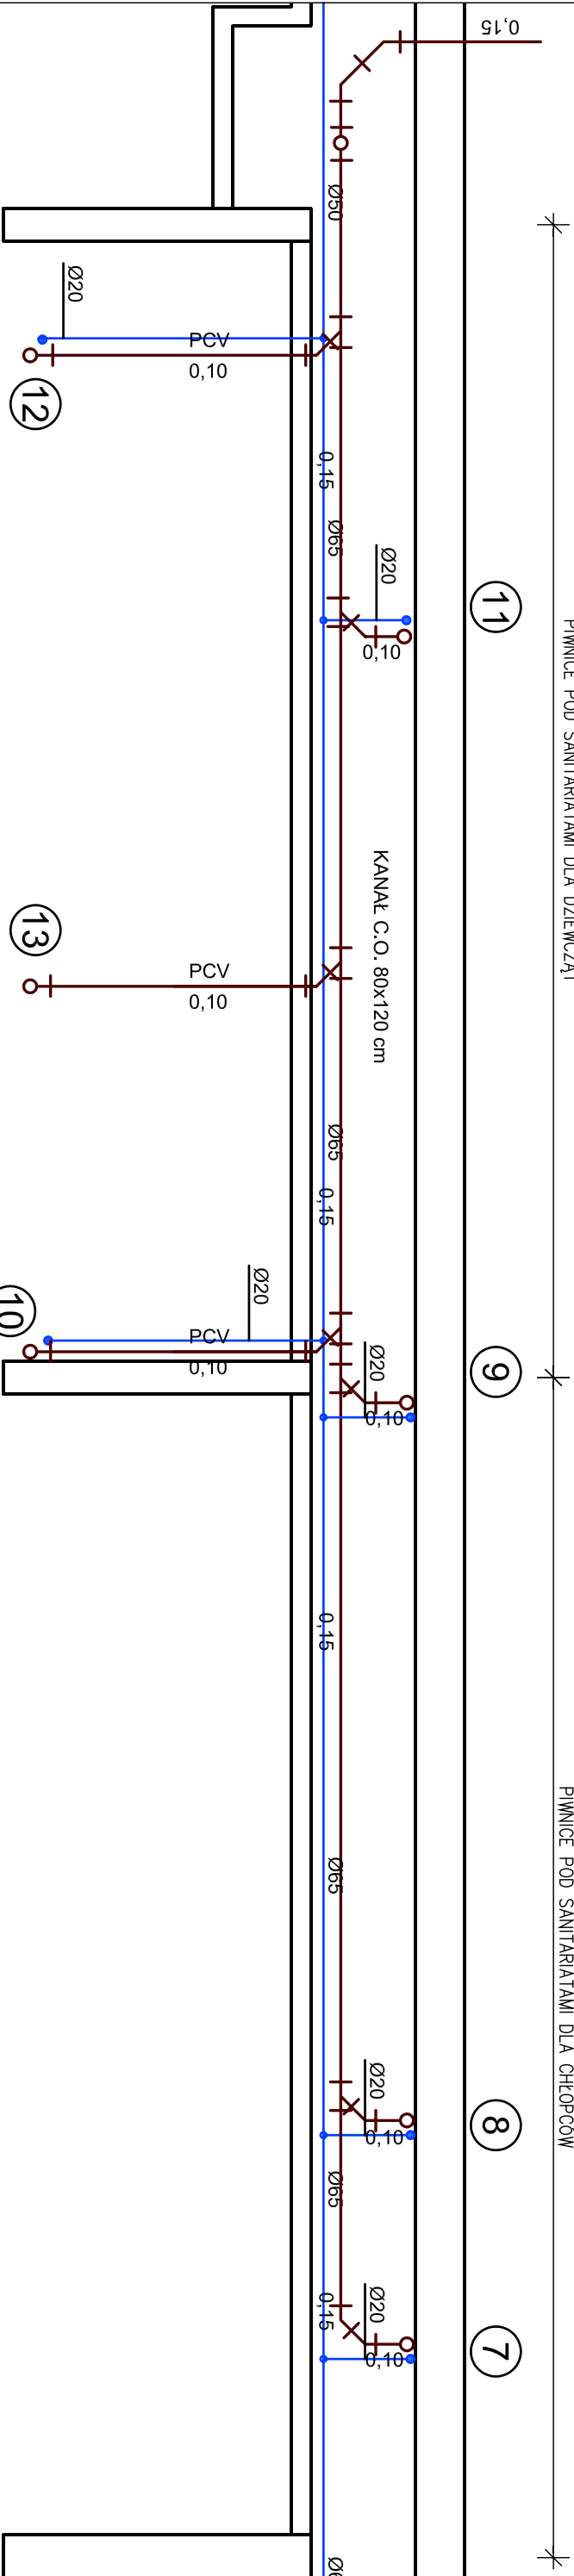

RYSUNEK	RZUT PIWNIC- PROJ. INSTAL WOD. KAN.			Rys. Nr 2
OBIEKT	REMONT TOALET W SZKOLE PODST. NR 3 LUBLIN, UL. BALLADYNY 22			SKALA 1:50
G-3				DATA 06.08
FUNKCJA	IMIE I NAZWISKO	NUMER UPRAWNIEN	PODPIS	
PROJEKTOWAŁ	inż. Marta Machowska			
SPRAWDZIŁ				